

妙田下水処理場脱水機機械設備工事


設計図面

令和8年1月

延岡市上下水道局 下水道課

【 圖 面 目 録 】

[illegible]

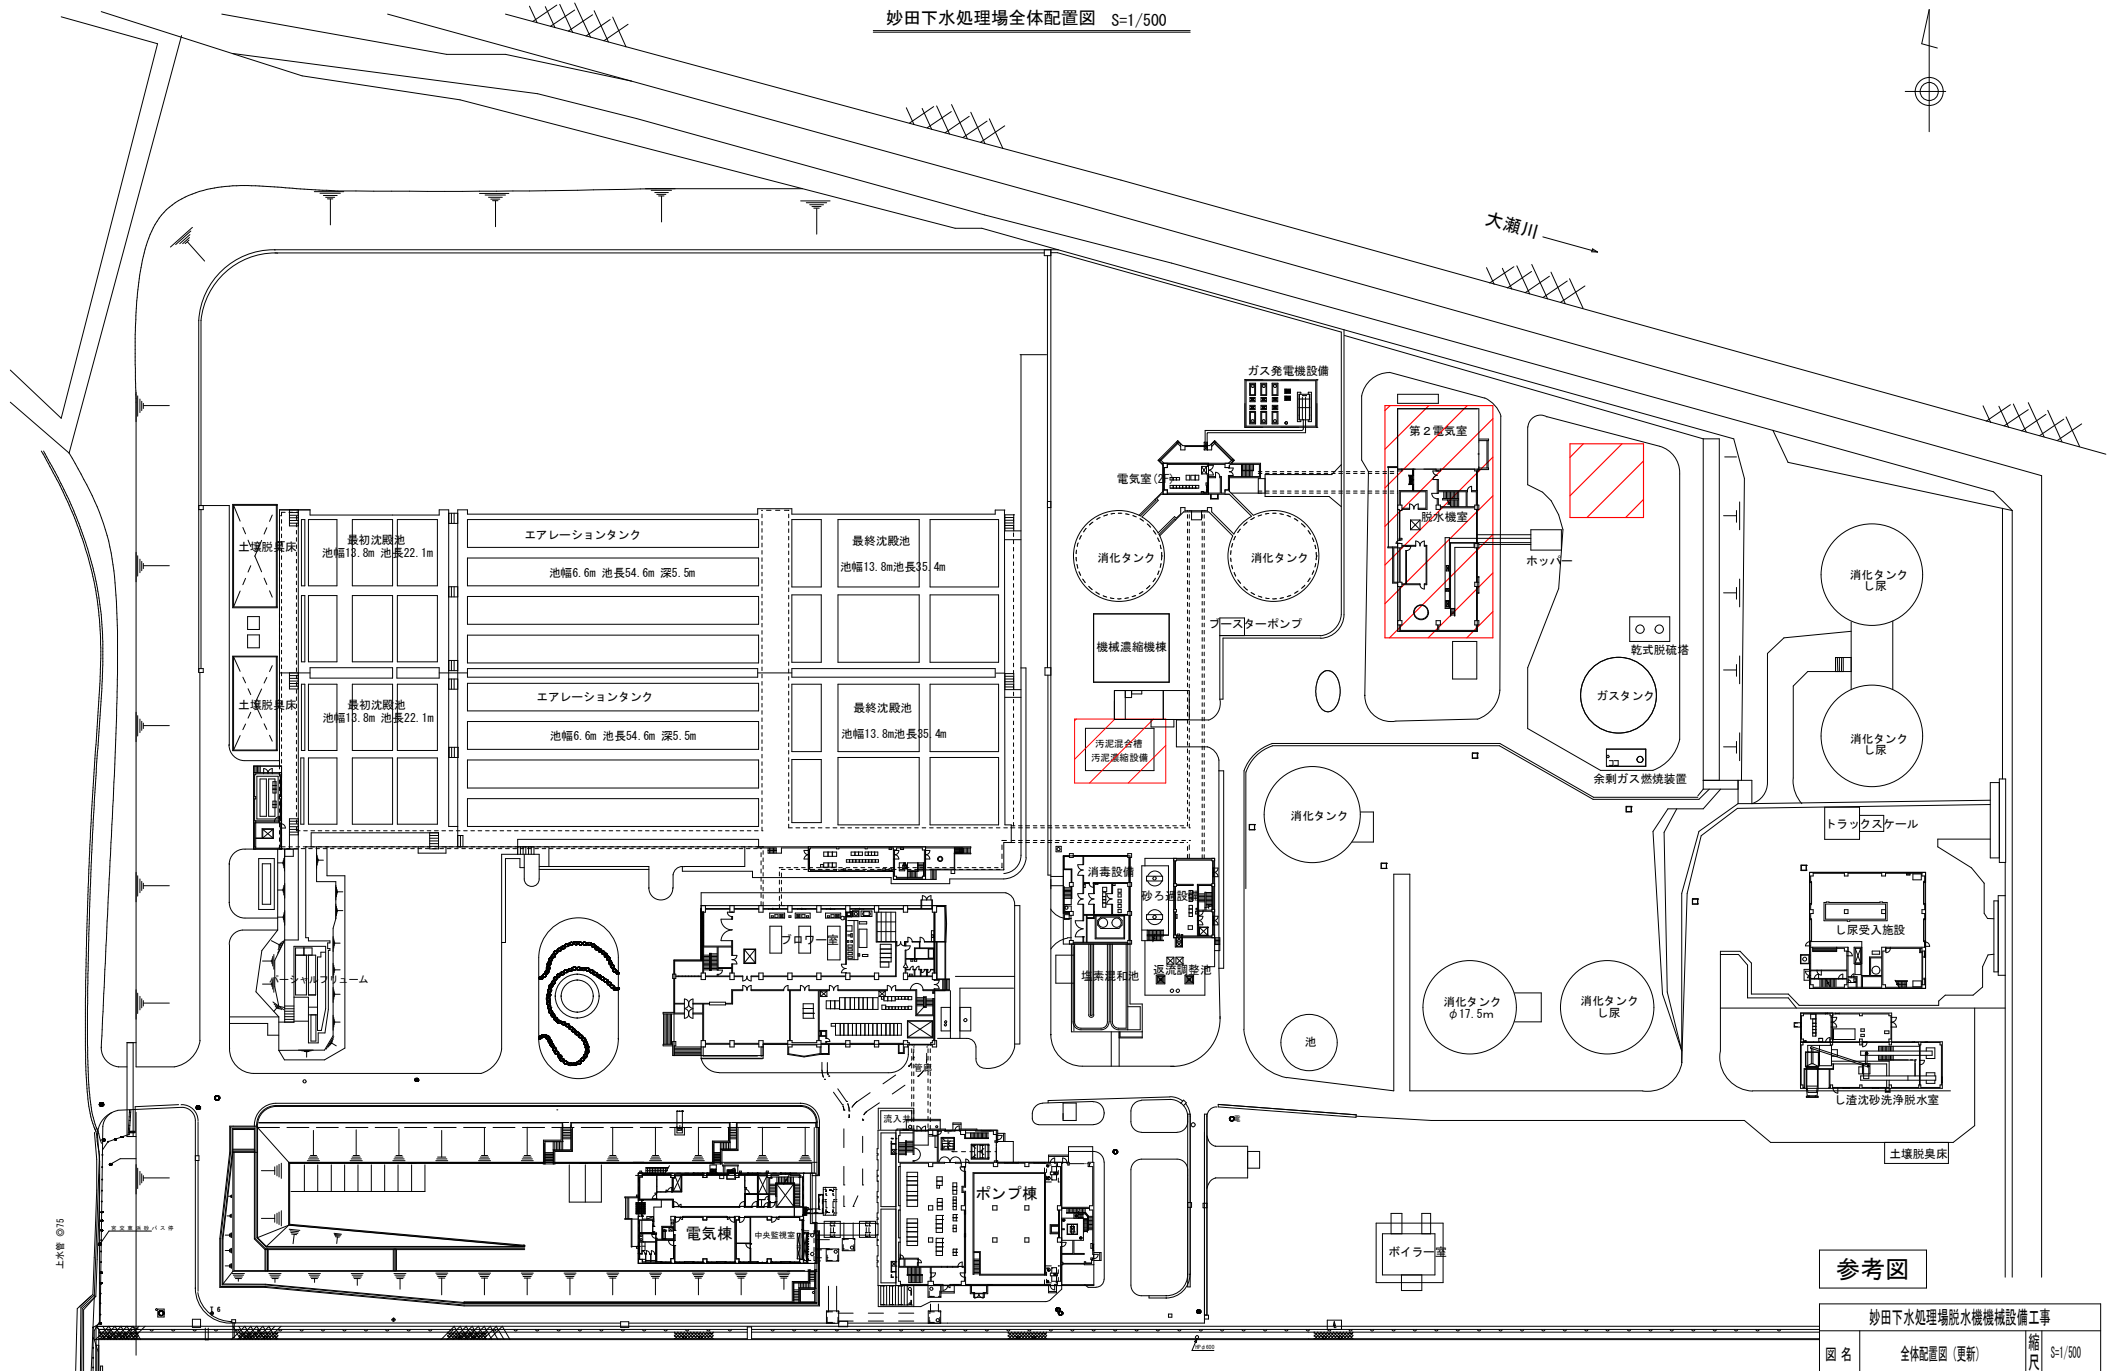

参考図


妙田下水処理場脱水機械設備工事		
図名	全体配置図 (更新)	縮尺 S=1/500
図番	M-1	令和8年1月
宮崎県延岡市		

施工位置



妙田下水処理場汚泥脱水機機械設備工事				
図名	汚泥脱水設備 脱水設備 フローシート（更新）		縮尺	NON
図番	M-2	令和8年1月		
宮崎県延岡市				

凡 例			
記号	名 称	記号	名 称
—M—	脱 臭 ダクト	▷◁	仕 切 弁
—V—	排 水 管	レ	逆 止 弁
㊦	送 風 機	㊮	ボ ー ル 弁
㊧	ポ ン プ	㊯	ダイヤフラム弁
㊨	電 動 機	レ	ダン パ ー
㊩	プ ロ ヲ	㊱	逆流防止ダンパ
㊪	安 全 弁	㊲	スライドゲート


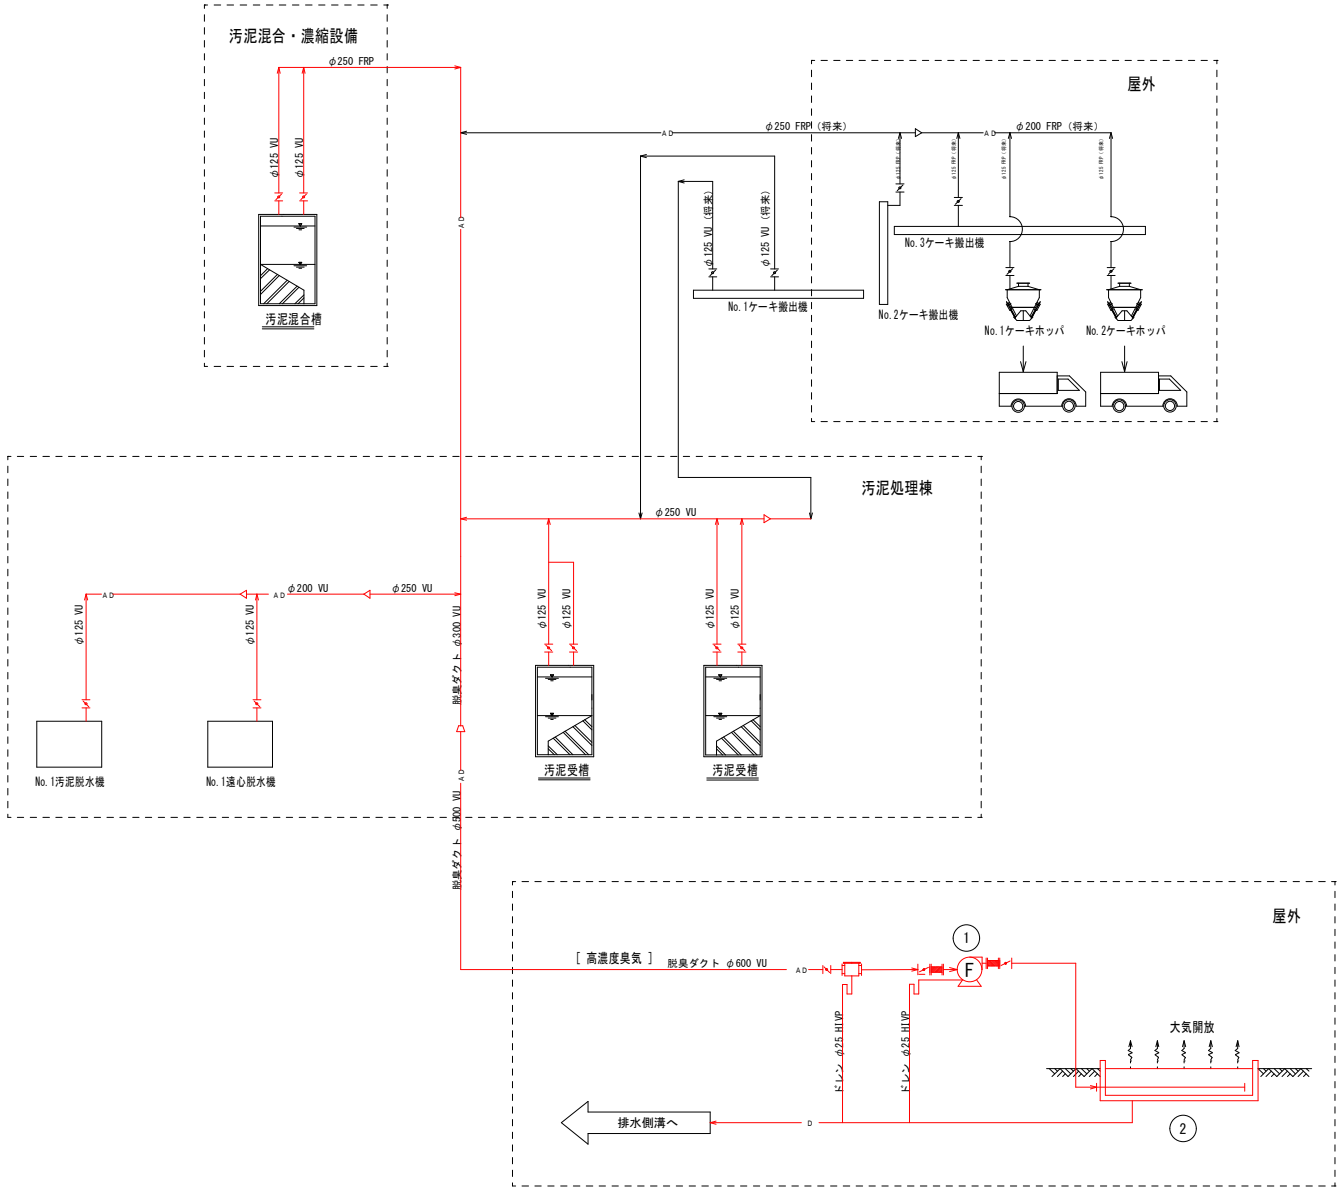


は今回工事範囲を示す。

番 号	①	②
名 称	脱臭ファン	土壌脱臭装置
型 式	片吸込ターボファン	別置、強制送風式
仕 様	34m/分×1.47kPa	34m/分×121m ²
	2.2kW×200V	—
全 体 考 慮	1	1
備 考	0	0

参考図



令和		年度都市計画（公共下水道）事業	
妙田下水処理場汚泥共同処理施設実施設計業務委託			
図 名	汚泥脱水設備 脱臭設備フローシート（更新）		縮 尺 NON
図 番	M-3	令和 8 年 1 月	
宮 崎 県 延 岡 市			

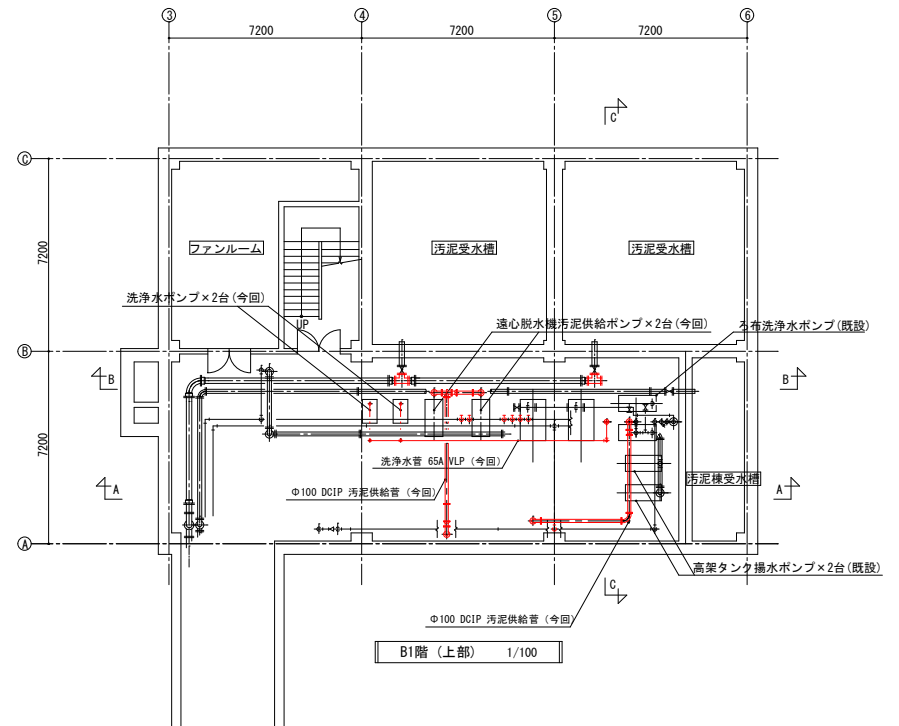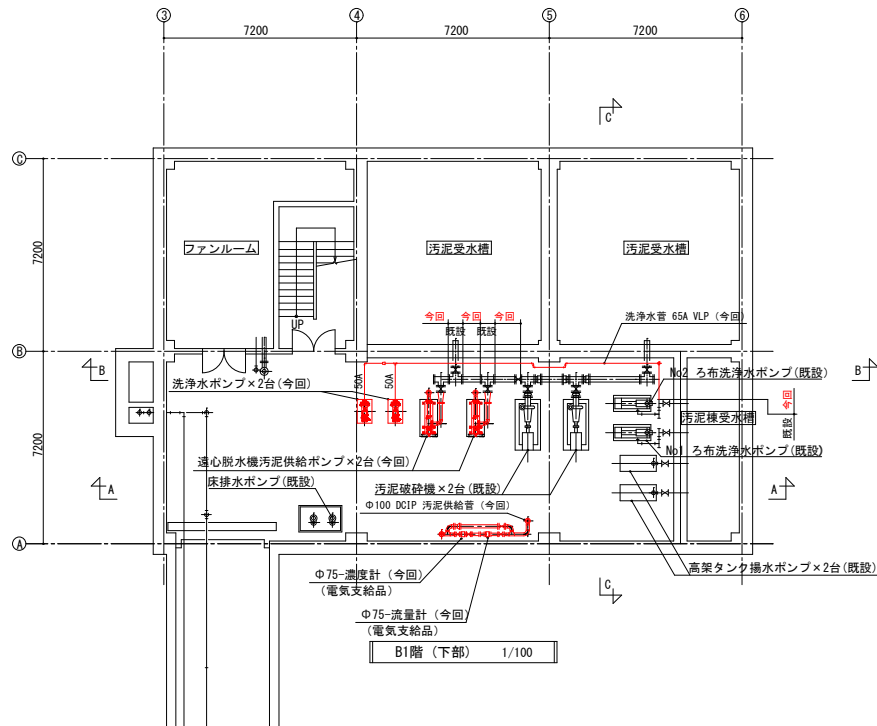

は今回工事範囲を示す。

参考図




妙田下水処理場脱水機機械設備工事			
図名	汚泥脱水設備	縮尺	S=1/100
図番	M-4	令和8年1月	
宮崎県延岡市			

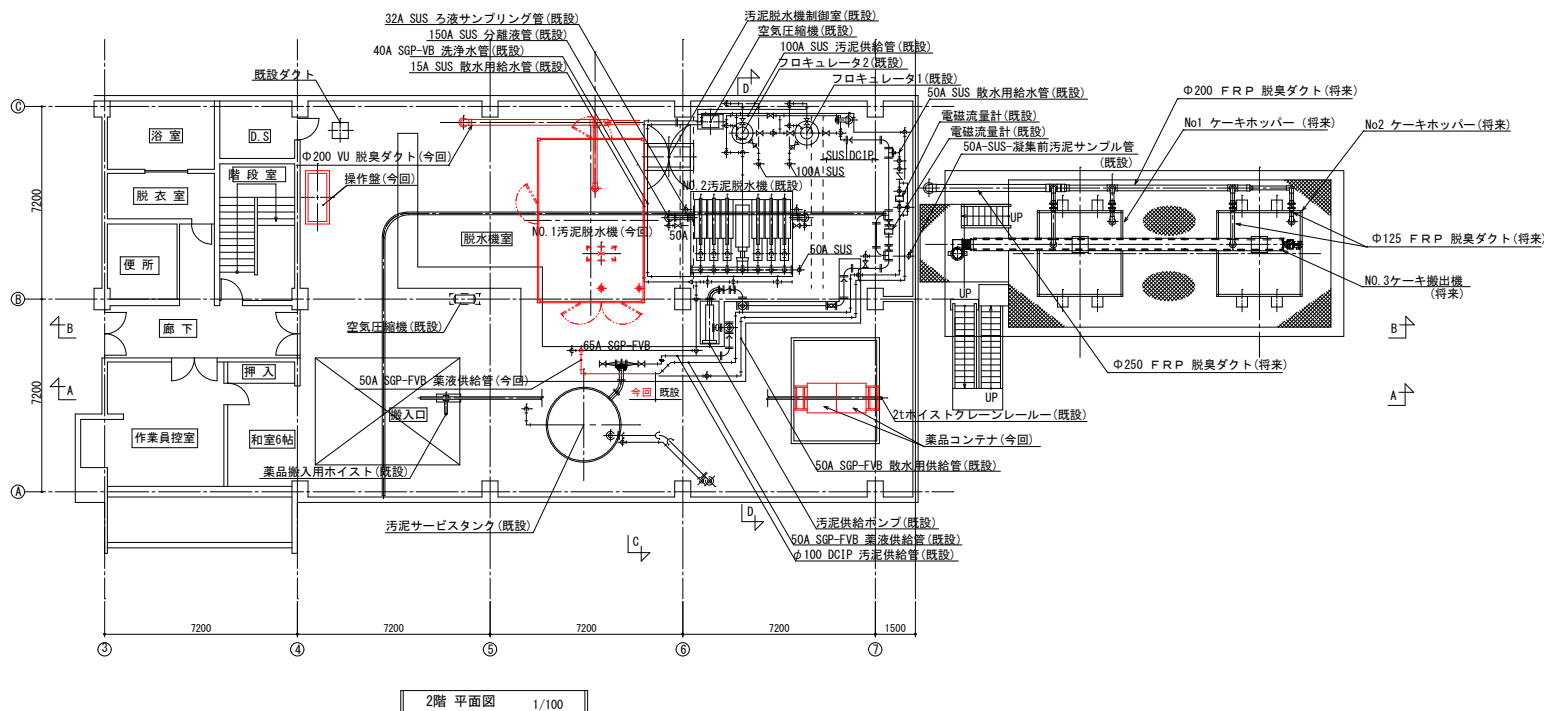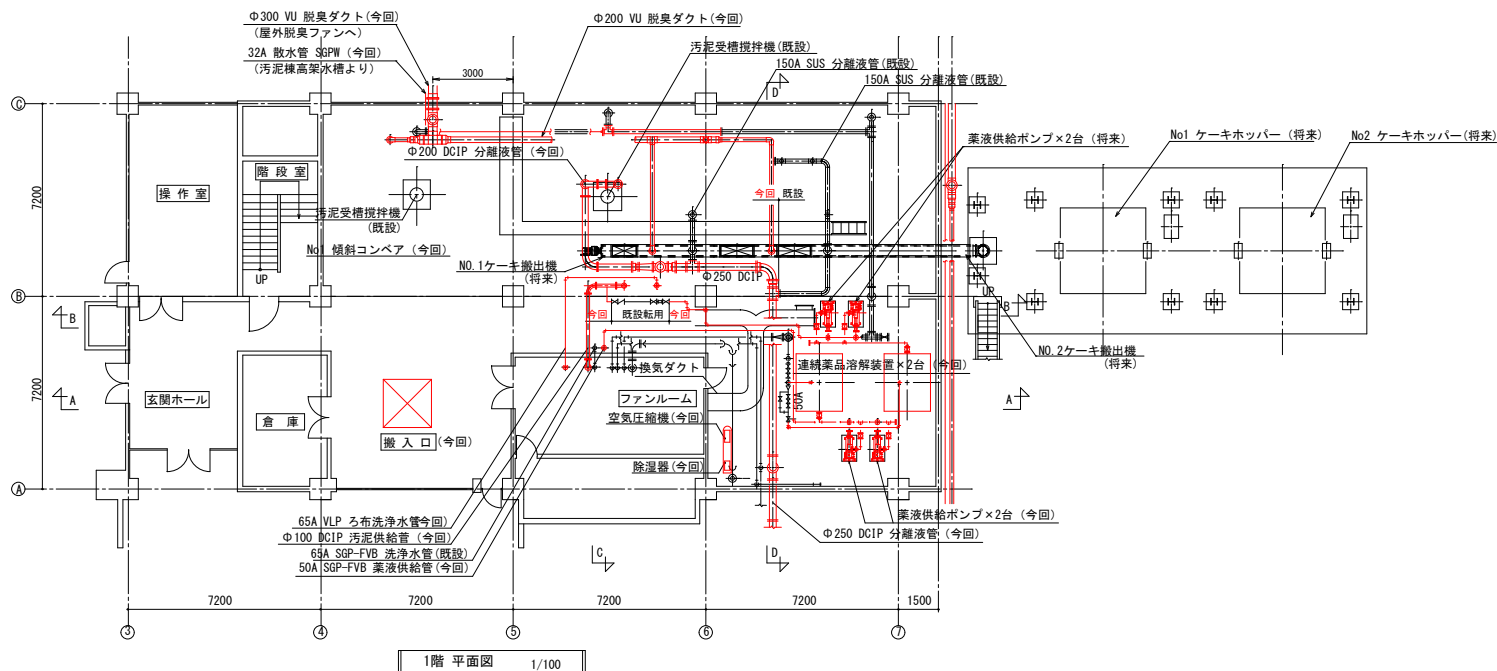

は今回工事範囲を示す。

参考図


妙田下水処理場脱水機機械設備工事		
図名	汚泥脱水設備 汚泥機 1階、2階平面図 (更新)	縮尺 S=1/100
図番	M-5	令和8年1月
宮崎県延岡市		

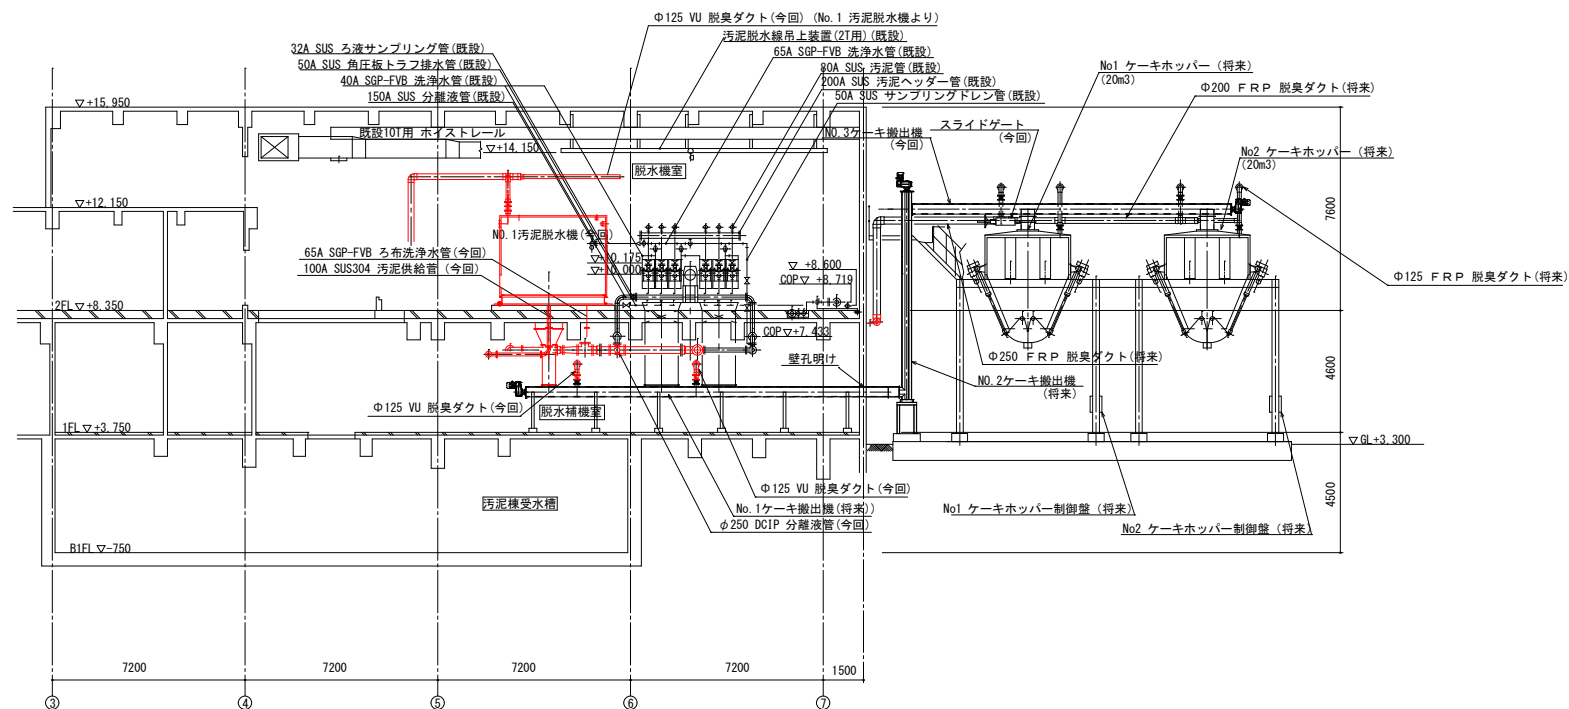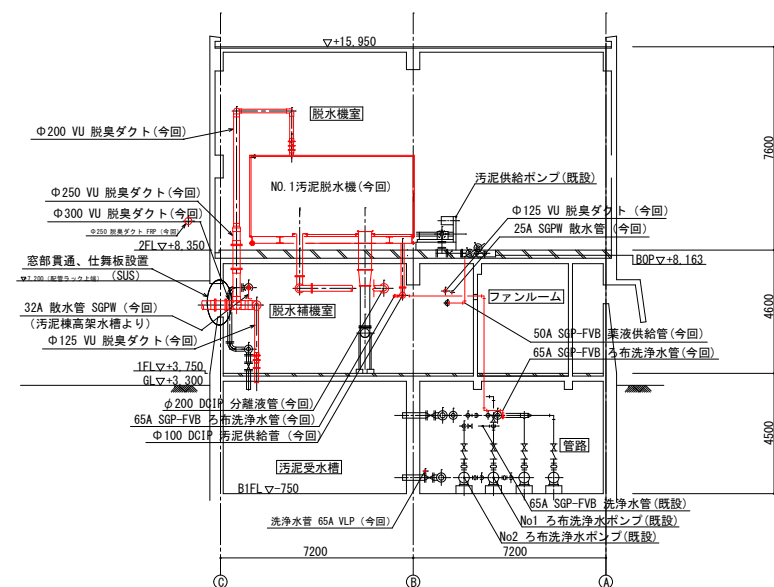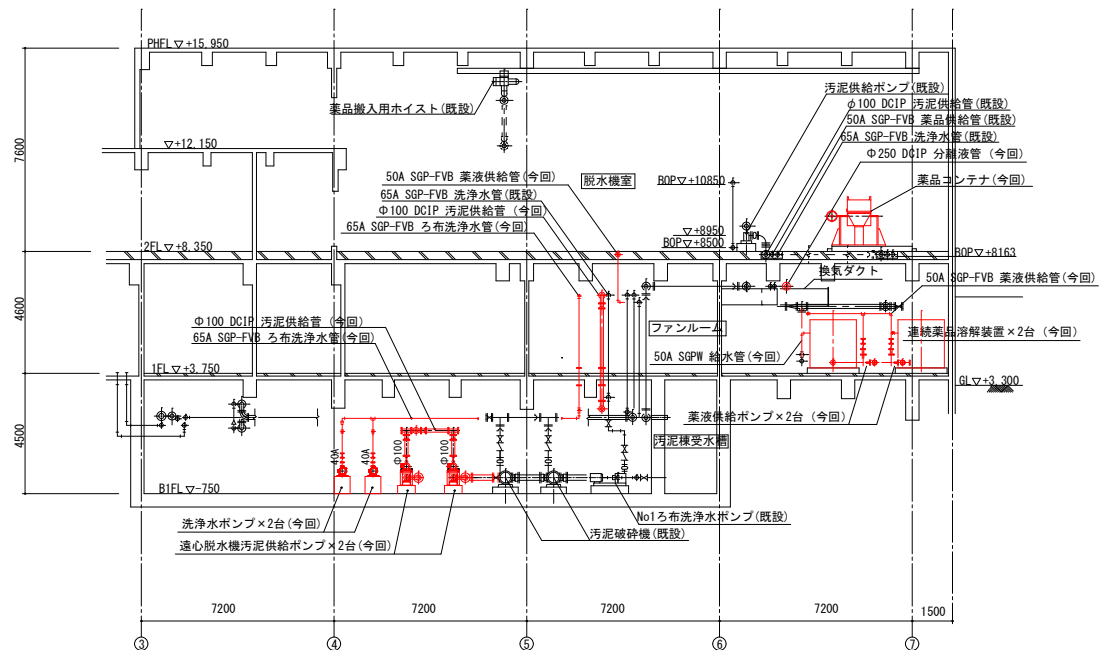




 は今回工事範囲を示す。

参考図

妙田下水処理場脱水機機械設備工事			
図 名	汚泥脱水設備 汚泥槽 断面図 (1/2) (更新)		縮尺 S=1/100
図 番	M-6	令和 8 年 1 月	
宮 崎 県 延 岡 市			

 


妙田下水処理場脱水機機械設備工事			
図名	汚泥脱水設備 汚泥槽 断面図 (2/2) (更新)	縮尺	S=1/100
図番	M-7	令和8年1月	
宮崎県延岡市			

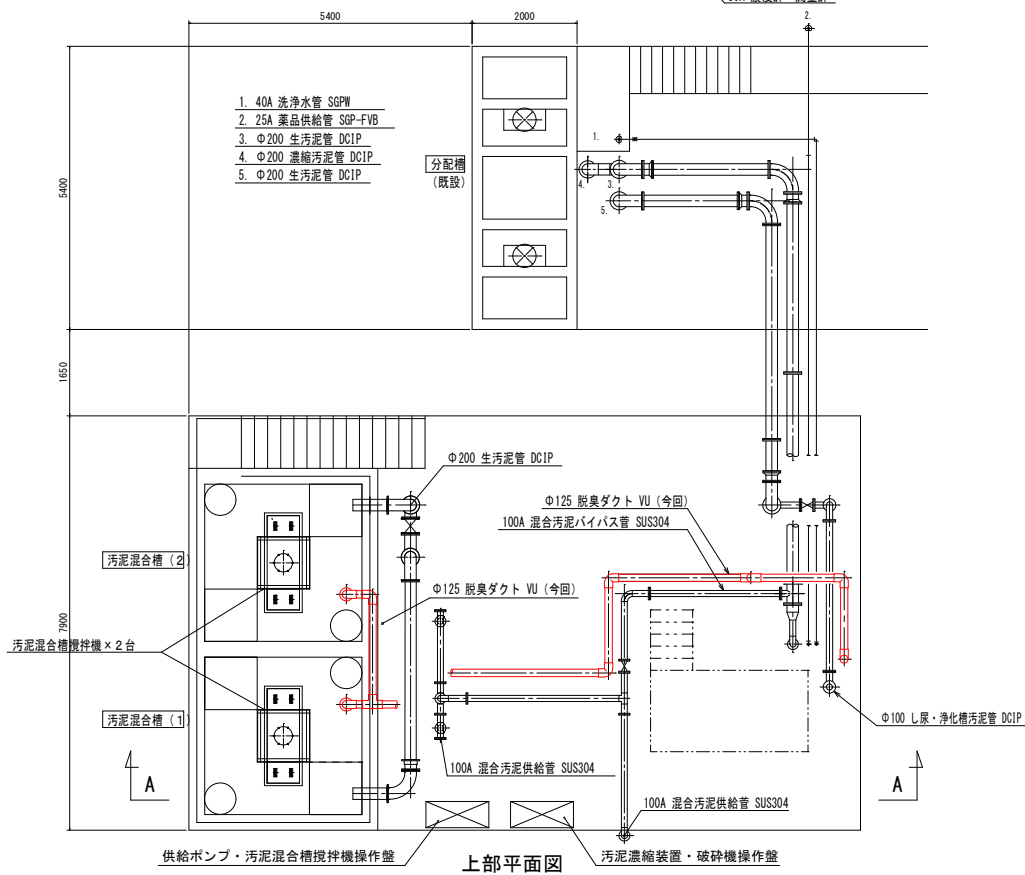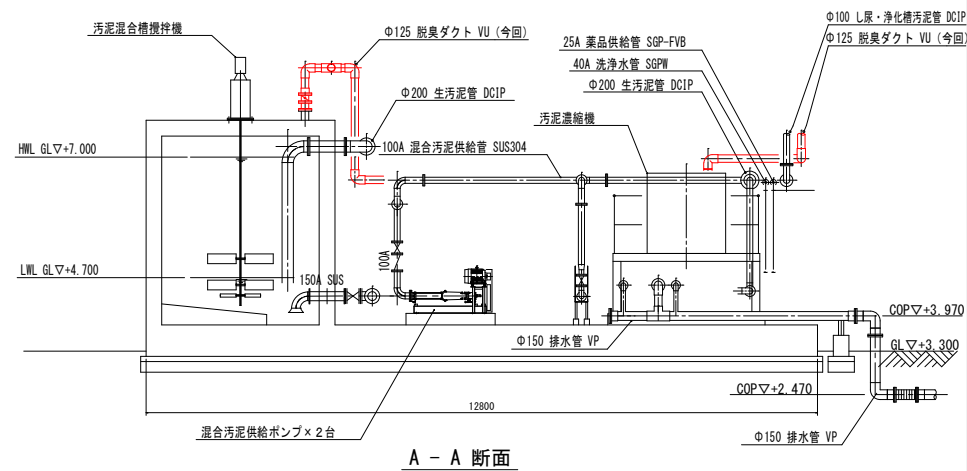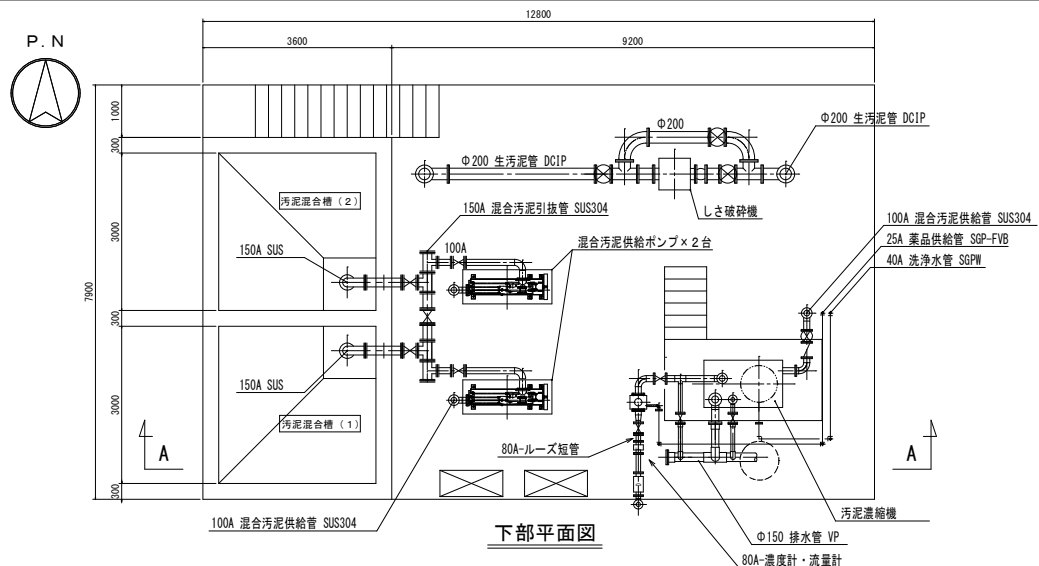

は今回工事範囲を示す。

参考図

妙田下水処理場脱水機機械設備工事		
図名	汚泥混合槽廻り平面図	縮尺 S=1/50
図番	M-8	令和8年1月
宮崎県延岡市		

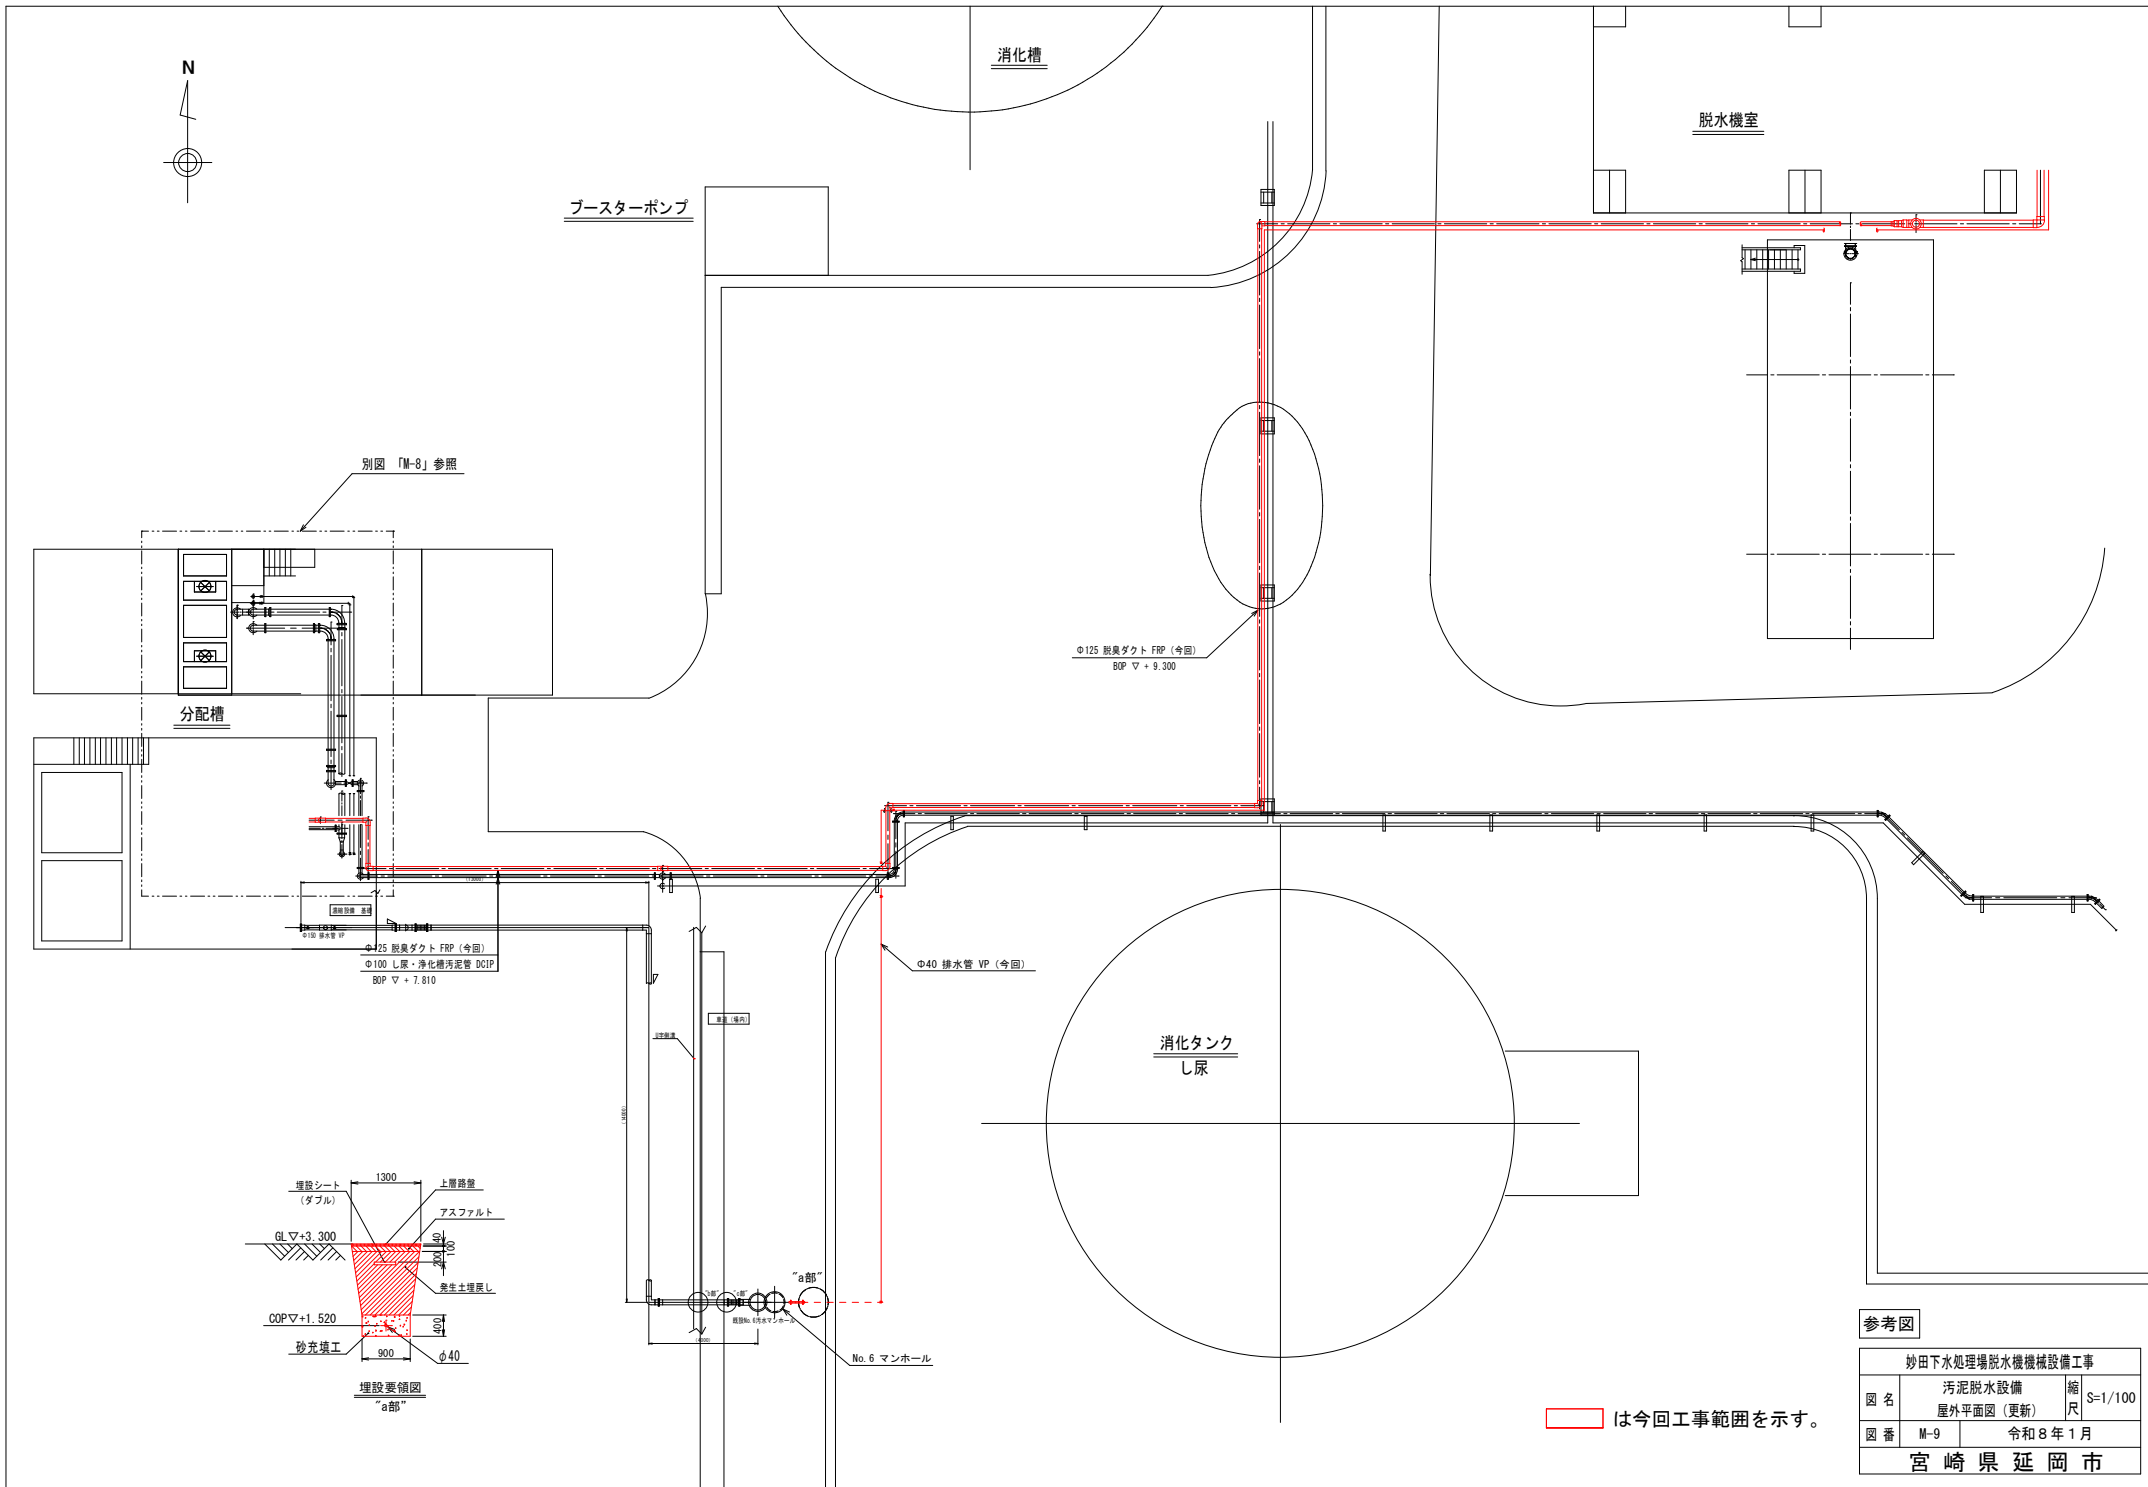

は今回工事範囲を示す。


参考図

妙田下水処理場脱水機機械設備工事		
図名	汚泥脱水設備 屋外平面図 (更新)	縮尺 S=1/100
図番	M-9	令和8年1月
宮崎県延岡市		


 施工位置

参考図

妙田下水処理場脱水機械設備工事			
図 名	全体配置図(撤去)	縮 尺	S=1/500
図 番	M-11	令和8年1月	
宮 崎 県 延 岡 市			

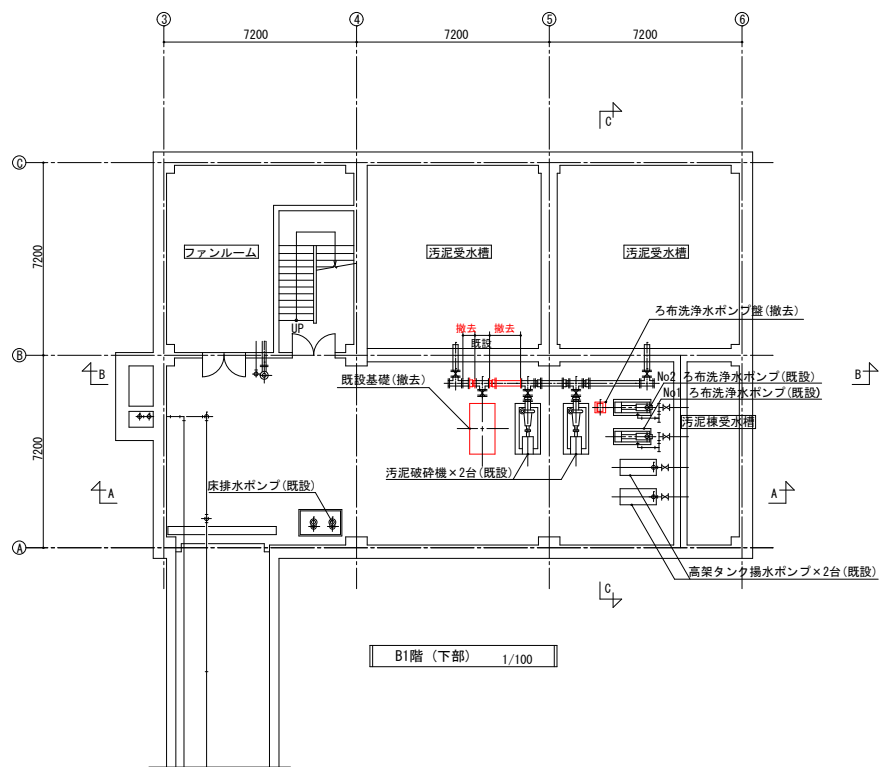

B1階 (下部) 1/100



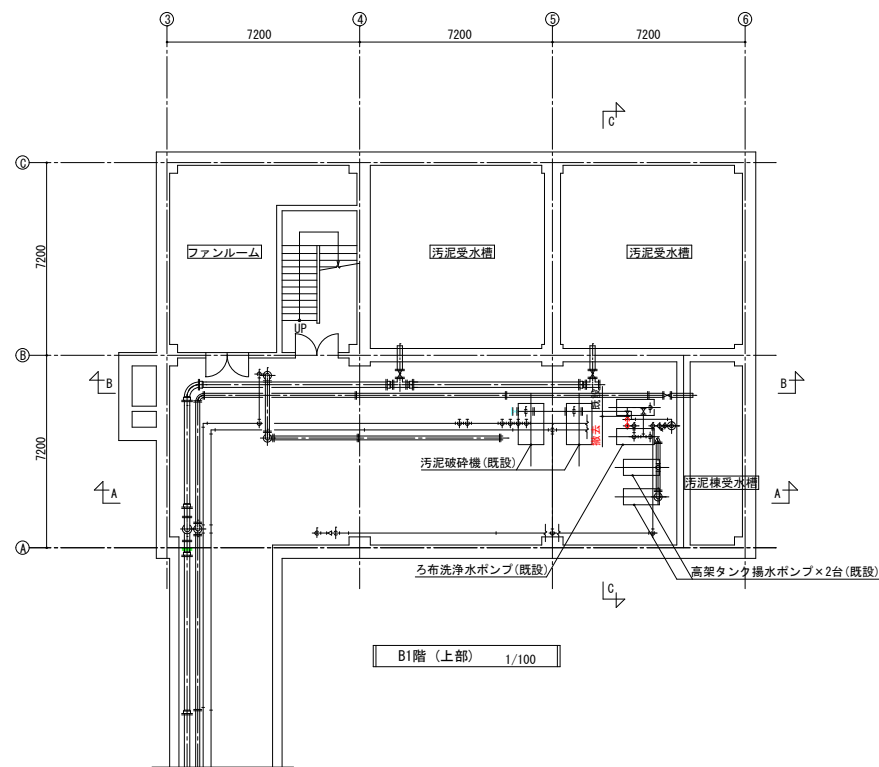


B1階 (上部) 1/100

は今回工事範囲を示す。

参考図


妙田下水処理場脱水機機械設備工事		
図名	汚泥脱水設備 汚泥機 地下1階平面図 (撤去)	縮尺 S=1/100
図番	M-13	令和8年1月
宮崎県延岡市		

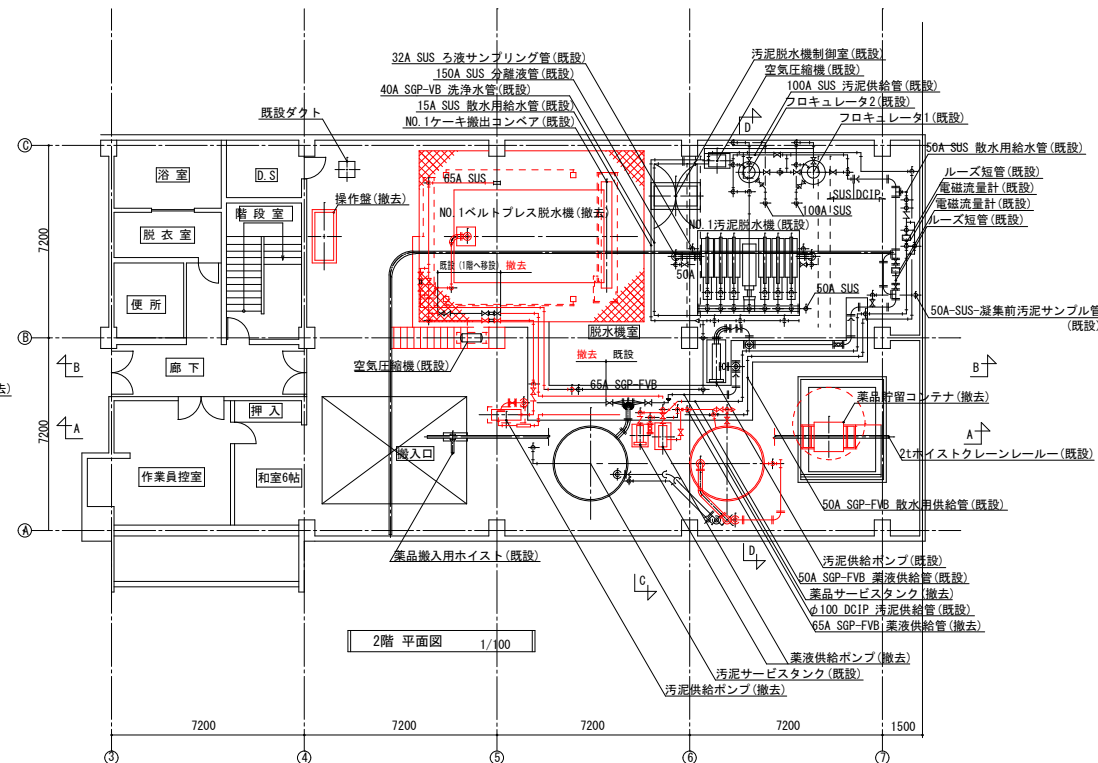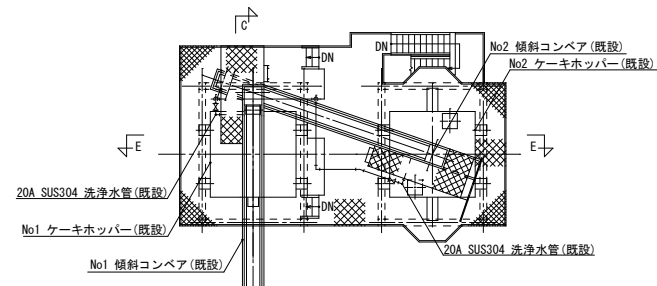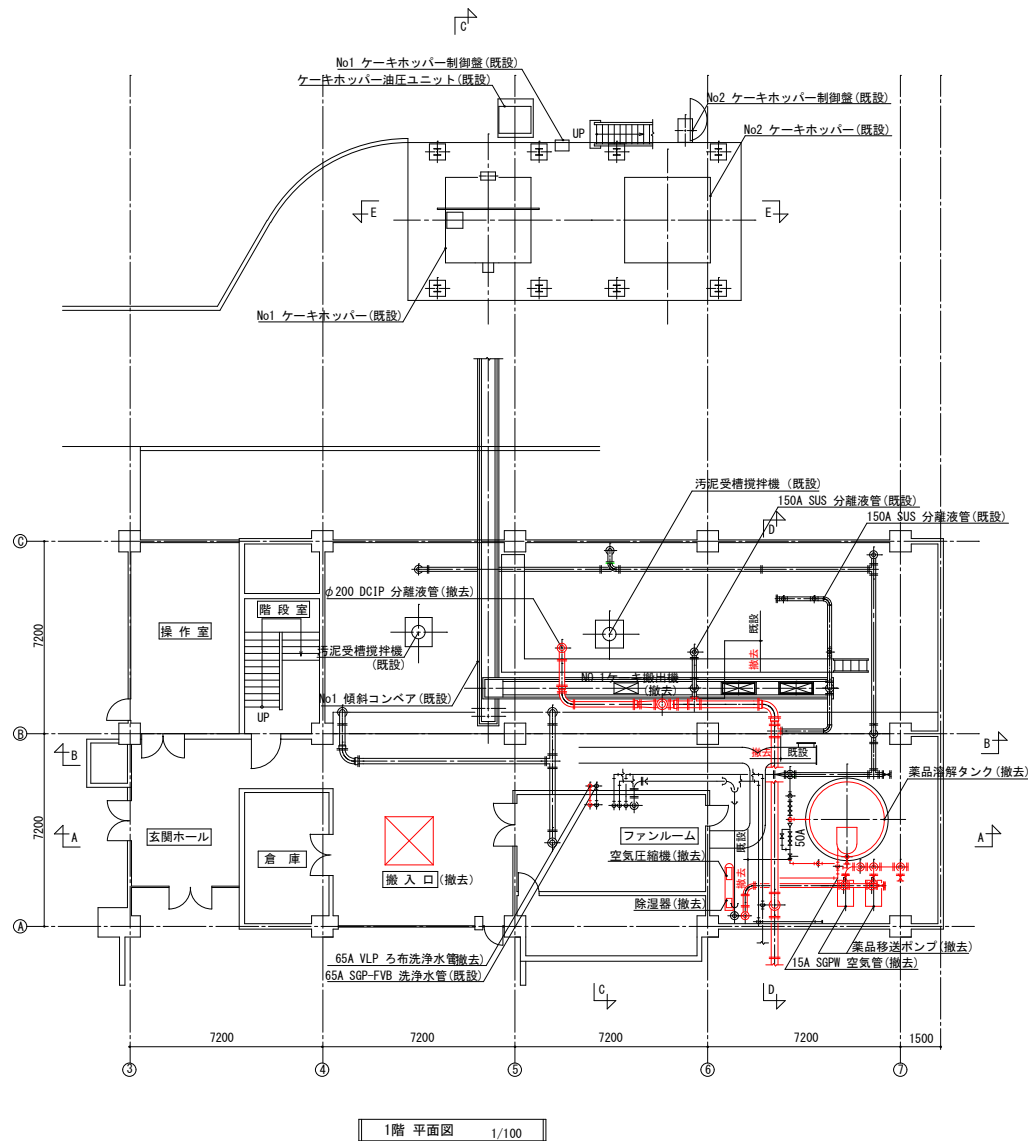


参考図

妙田下水処理場脱水機機械設備工事		
図名	汚泥脱水設備	縮尺 S=1/100
図番	汚泥棟 1階, 2階平面図 (撤去)	
	M-14	令和8年1月
宮崎県延岡市		


は今回工事範囲を示す。

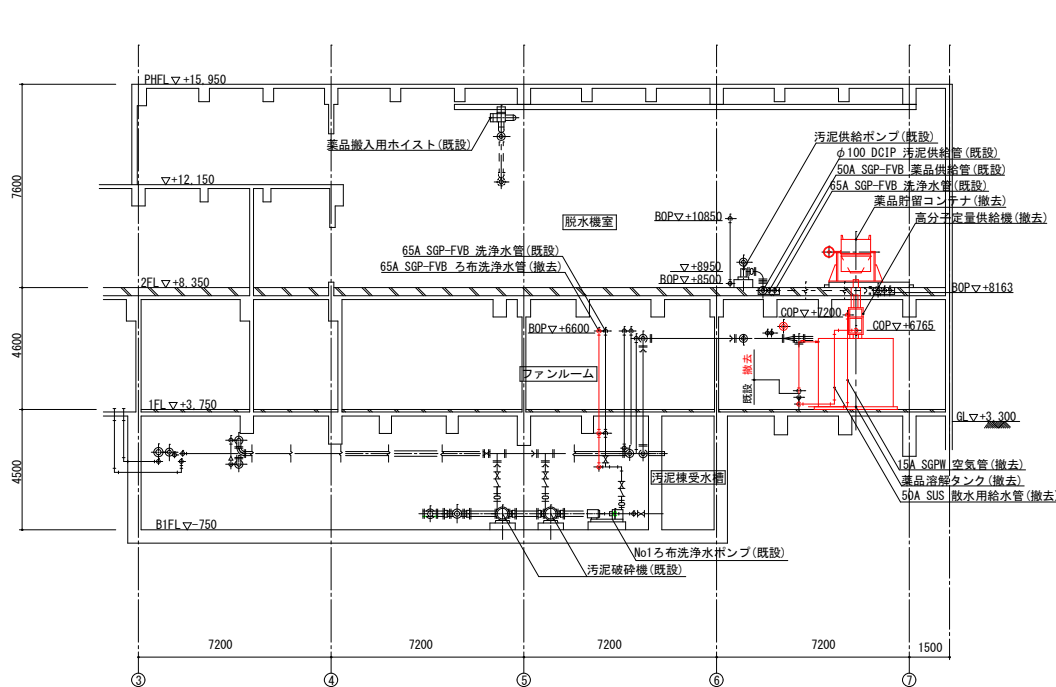

A-A 断面図 1/100

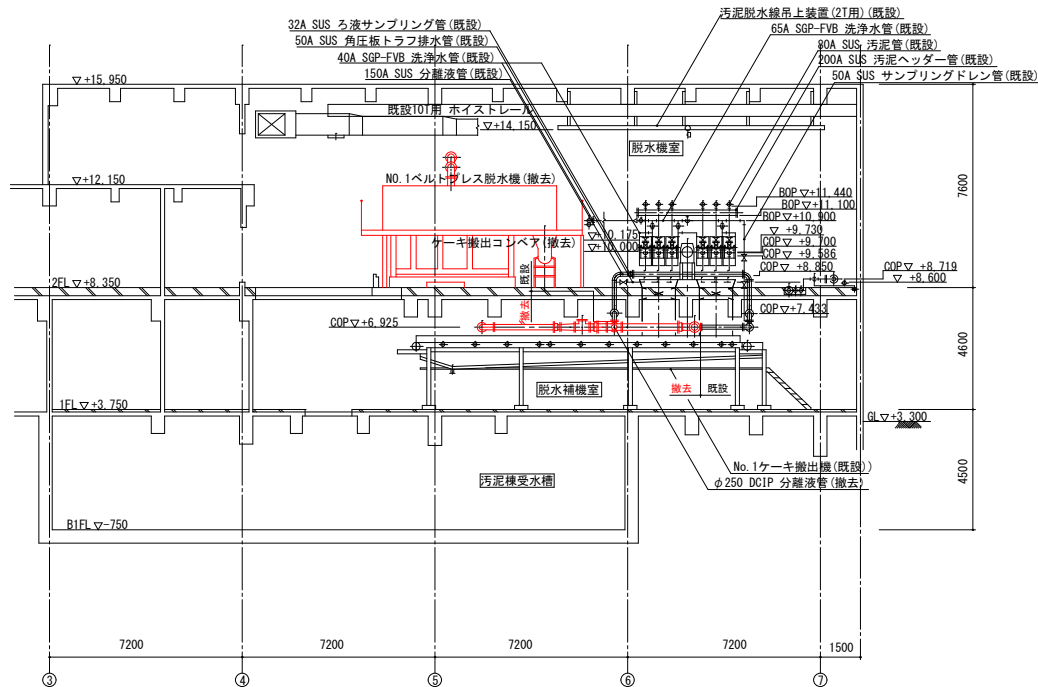

B-B 断面図 1/100

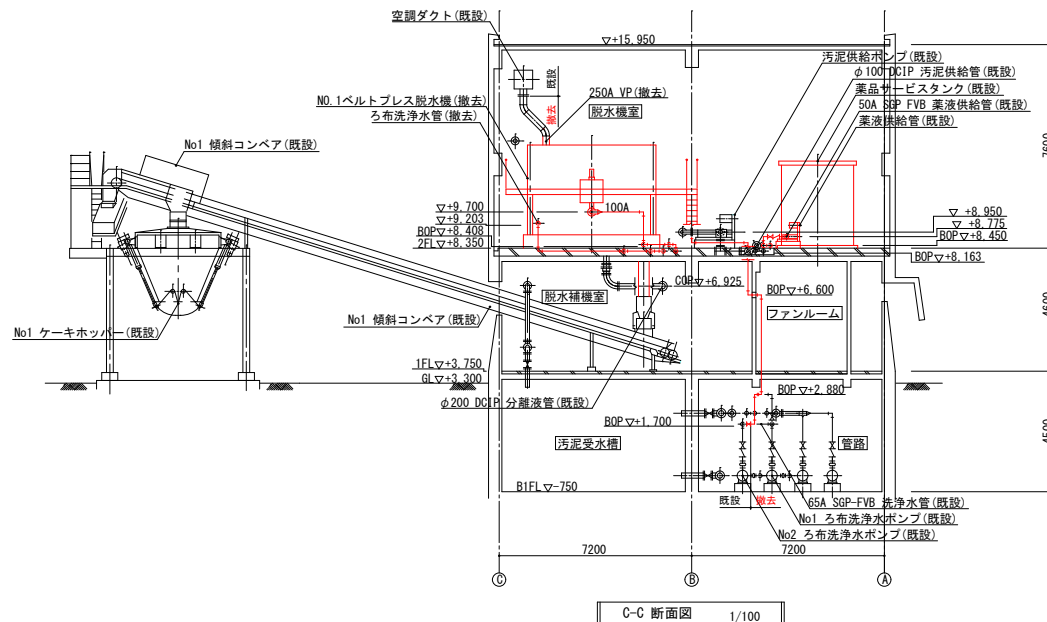


C-C 断面図 1/100


は今回工事範囲を示す。

参考図

妙田下水処理場脱水機機械設備工事		
図名	汚泥脱水設備	縮尺 S=1/100
図番	M-15	令和8年1月
宮崎県延岡市		

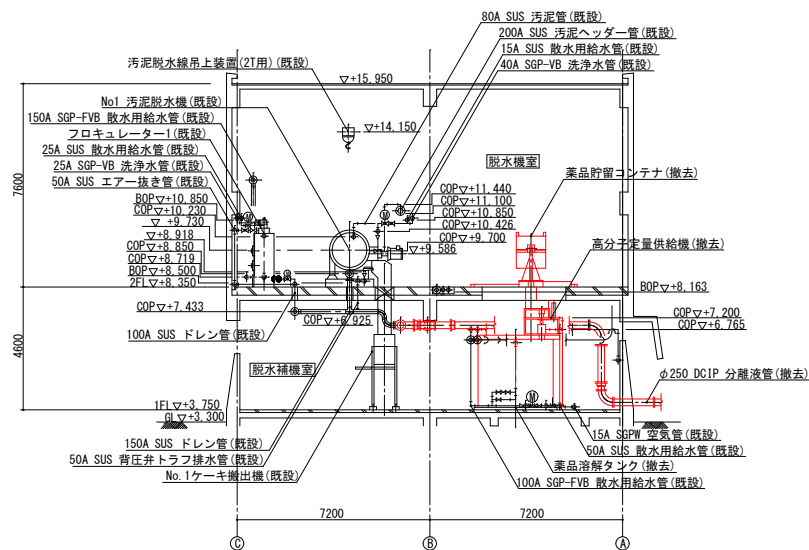

D-D 断面図 1/100

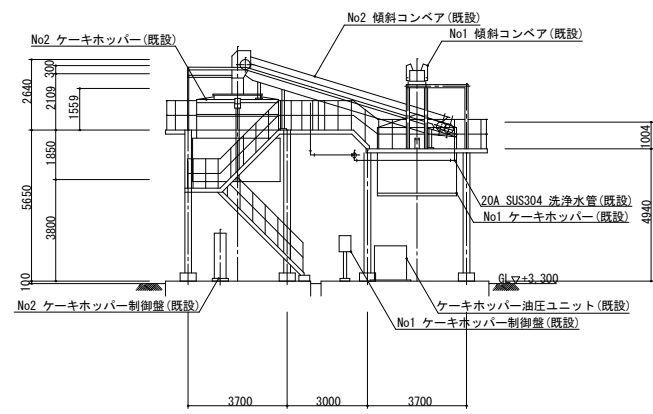

E-E 断面図 1/100

は今回工事範囲を示す。

参考図

妙田下水処理場脱水機機械設備工事		
図名	汚泥脱水設備	縮尺 S=1/100
図番	M-16	令和8年1月
宮崎県延岡市		